


Województwo: OPOLSKIE
Powiat: OLESNO
Gmina: DOBRODZIEN
Obręb: SZEMROWICE
Nr ks. rob.: 1578/37/2005
Nr zgłosz.: 236/2005

MAPA DO CELÓW PROJEKTOWYCH
SKALA 1 : 500
Sekcja mapy zasadniczej:
511-333-0342

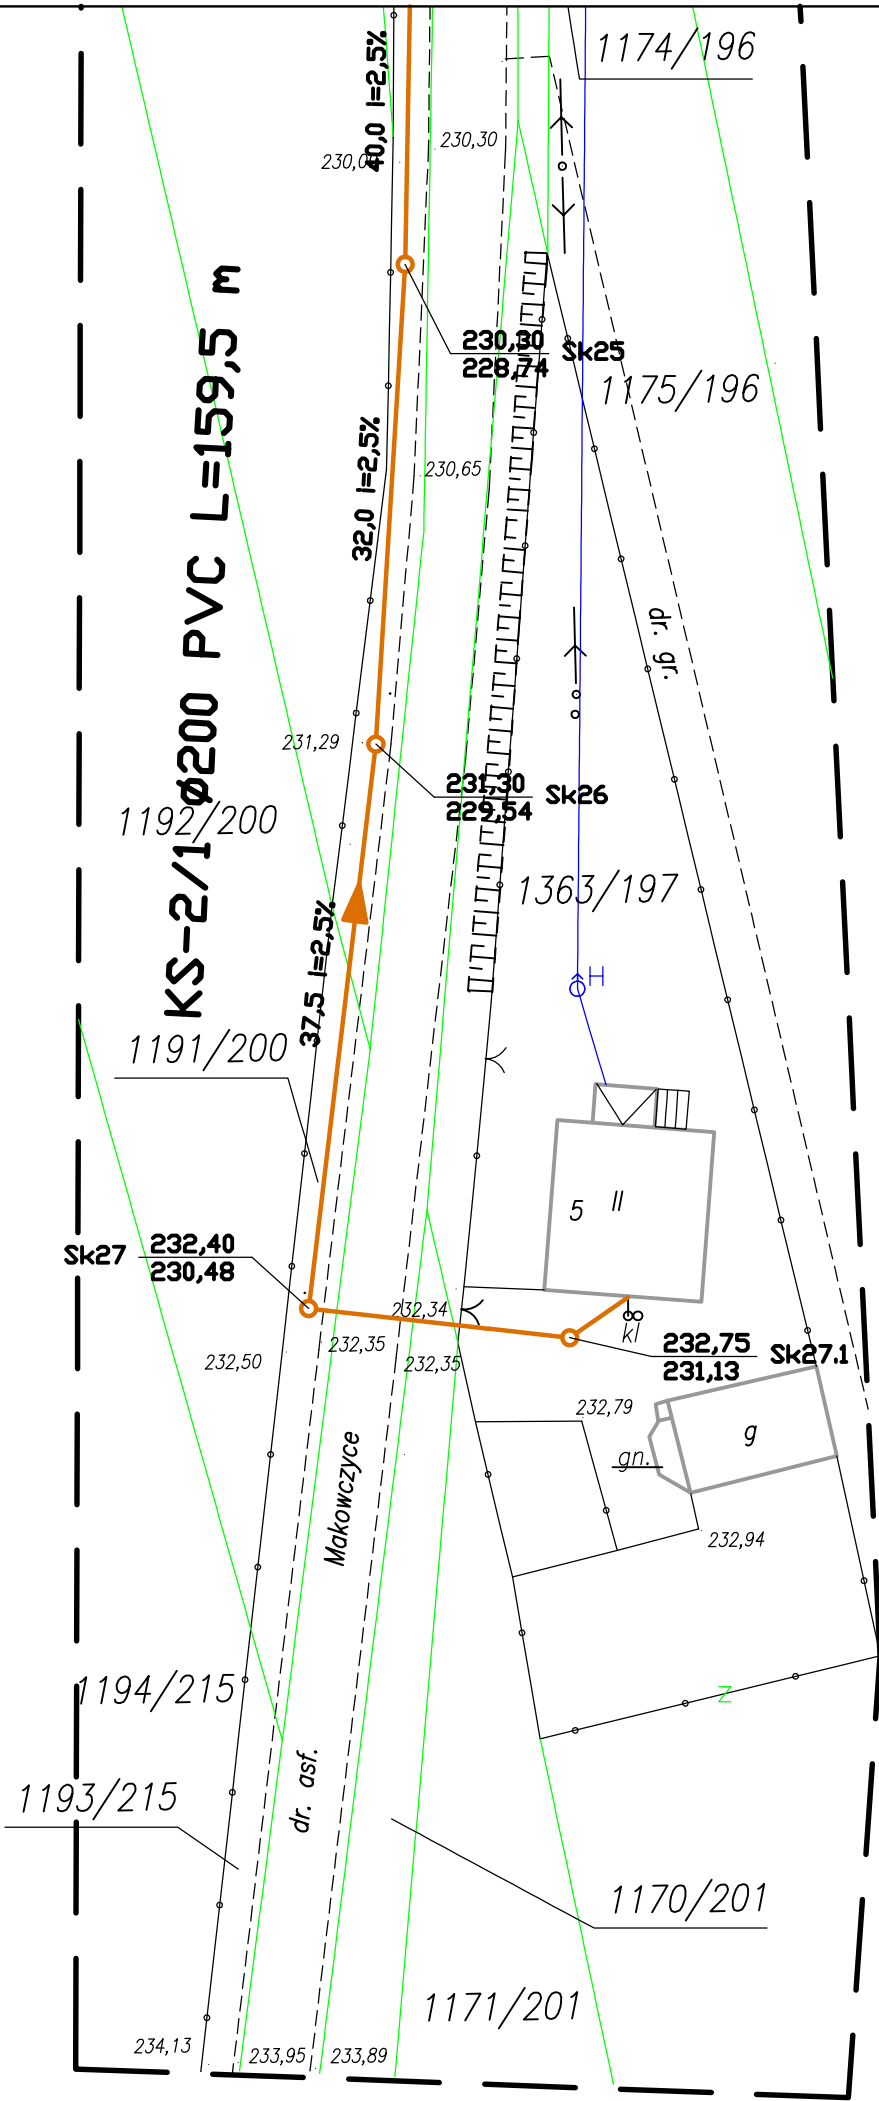

Legenda:

- Projektowana kanalizacja sanitarna
- Projektowany rurociąg tłoczny
- Projektowane włączenie do studni rewizyjnej
- Projektowane włączenie przez trójnik
- Projektowana przepompownia sieciowa ścieków
- Projektowana przepompownia przydomowa ścieków
- Zabezpieczenie istniejących kabli energetycznych i telekomunikacyjnych rurami ochronnymi AROT

I. W. K. P R O J. Miroslaw Brzeziński Opole ul. Bytnara "Rudego" 3A/605 NIP: 754-108-21-48 tel. 077/44 25 132	Nazwa i adres obiektu budowlanego : KANALIZACJA SANITARNA Z PRZYŁĄCZAMI WIEŚ SZEMROWICE - GMINA DOBRODZIEN				
	Branża : sanitarna		Stadium dokumentacji : PB, PW		
	Wykonawcy	Imię i nazwisko	Nr uprawnień :	Data	Podpis
	Projektant	MIROSLAW BRZEZIŃSKI	352/94/OP	ROK 2005	
	Stasys.projek.	mgr inż. PIOTR STODTKO		ROK 2005	
Przedmiot rysunku : PROJEKT ZAGOSPODAROWANIA TERENU INWESTYCJI MAPA ZASADNICZA 511-333-0342	Sprawdzający	mgr inż. ROMUALD MACIANTOWICZ	206/94/OP	ROK 2005	
	Skala :	1:500		Nr rysunku :	11
			Nr egz.:		